

RUA ERNESTO ALVES
LOCALIZAÇÃO



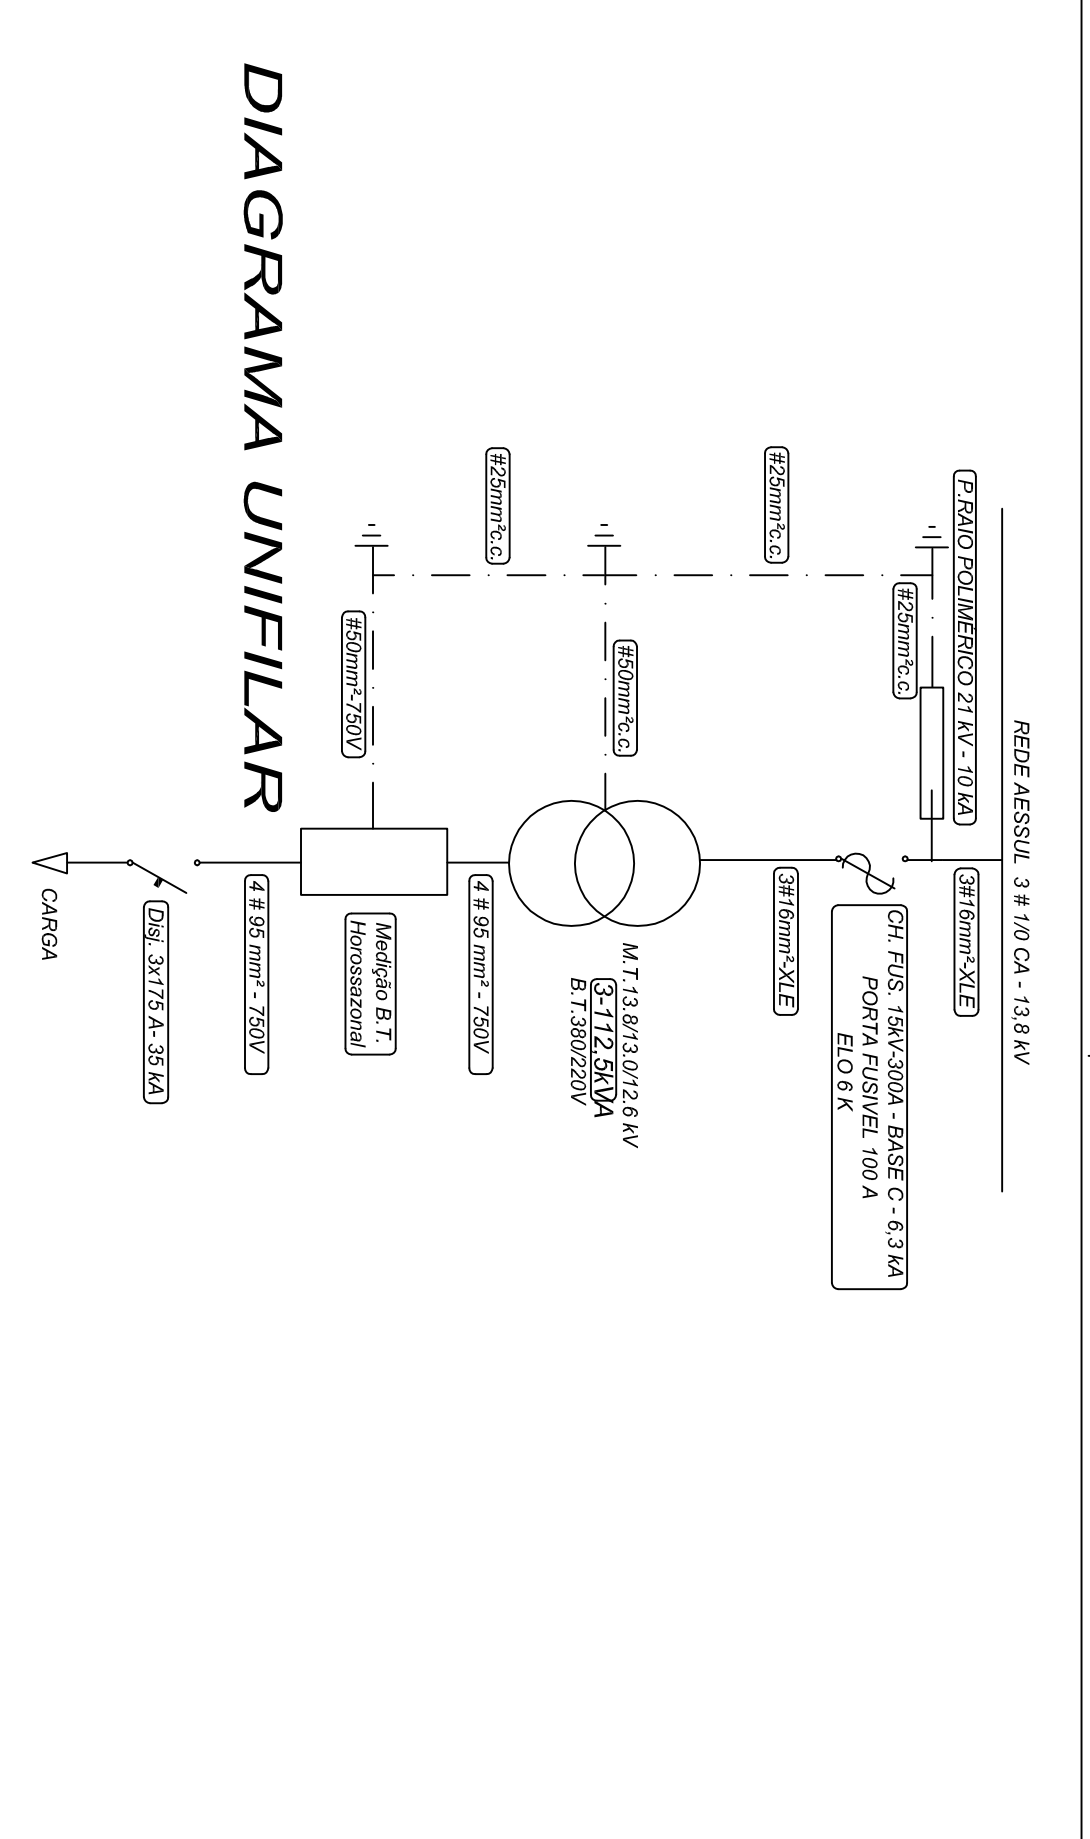


DIAGRAMA UNIFILAR

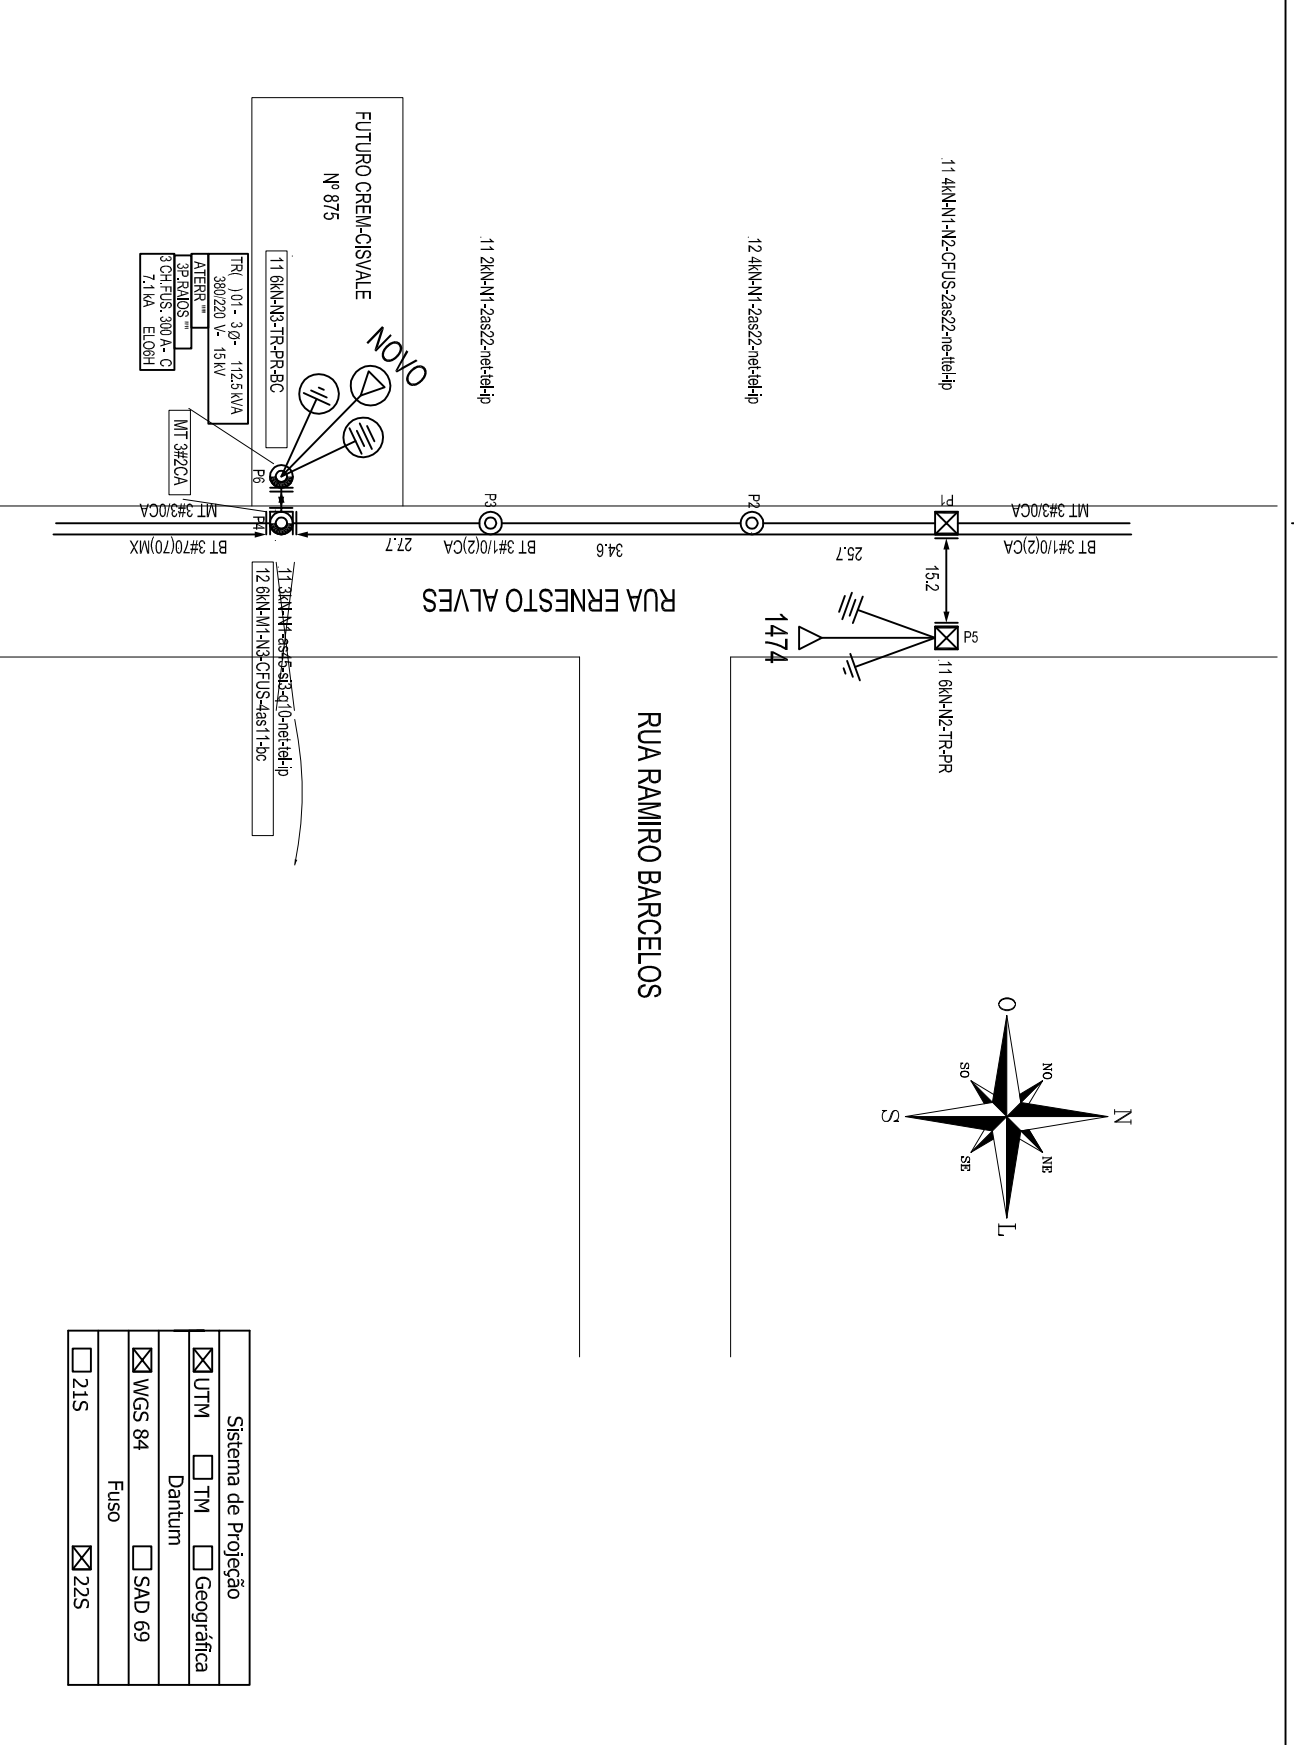


SITUAÇÃO
Escala: 1/1000


ITEM	QUANTIDADE	UNIDADE	VALOR UNITÁRIO	VALOR TOTAL
1	1	h		
2	1	h		
3	1	h		
4	1	h		
5	1	h		
6	1	h		
7	1	h		
8	1	h		
9	1	h		
10	1	h		
11	1	h		
12	1	h		
13	1	h		
14	1	h		
15	1	h		
16	1	h		
17	1	h		
18	1	h		
19	1	h		
20	1	h		
21	1	h		
22	1	h		
23	1	h		
24	1	h		
25	1	h		
26	1	h		
27	1	h		
28	1	h		
29	1	h		
30	1	h		
31	1	h		
32	1	h		
33	1	h		
34	1	h		
35	1	h		
36	1	h		
37	1	h		
38	1	h		
39	1	h		
40	1	h		
41	1	h		
42	1	h		
43	1	h		
44	1	h		
45	1	h		
46	1	h		
47	1	h		
48	1	h		
49	1	h		
50	1	h		

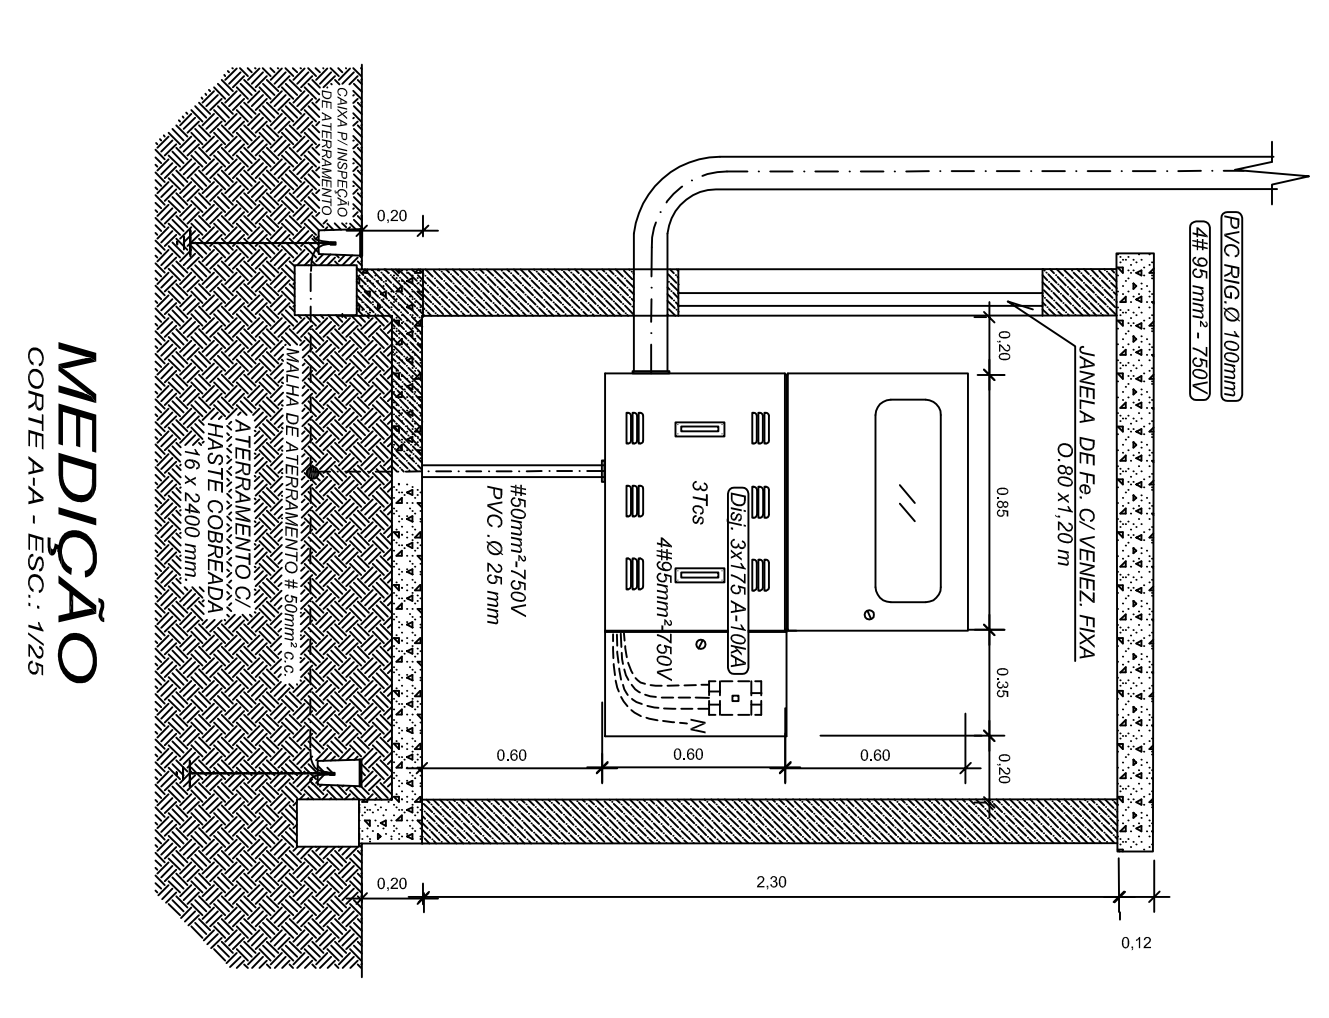

MEDIÇÃO

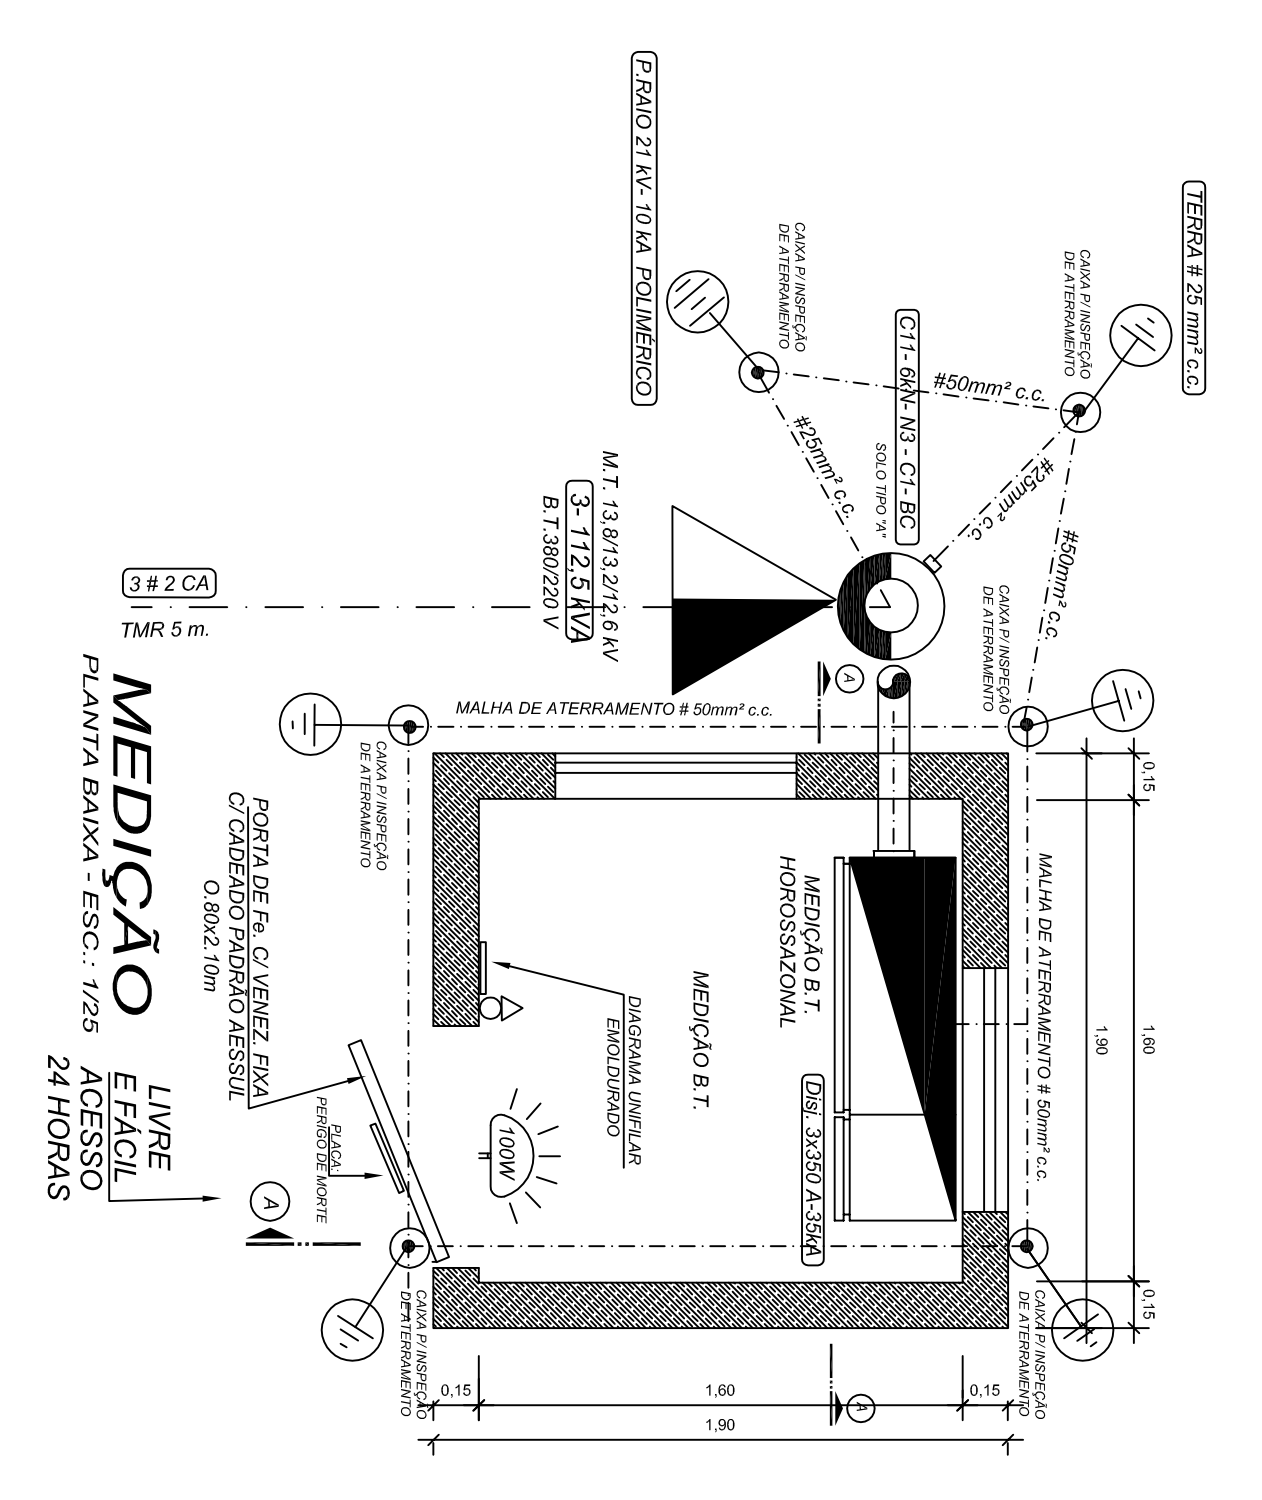

MEDIÇÃO LIVRE
Escala: 1/25
ZONA URBANA 17/00

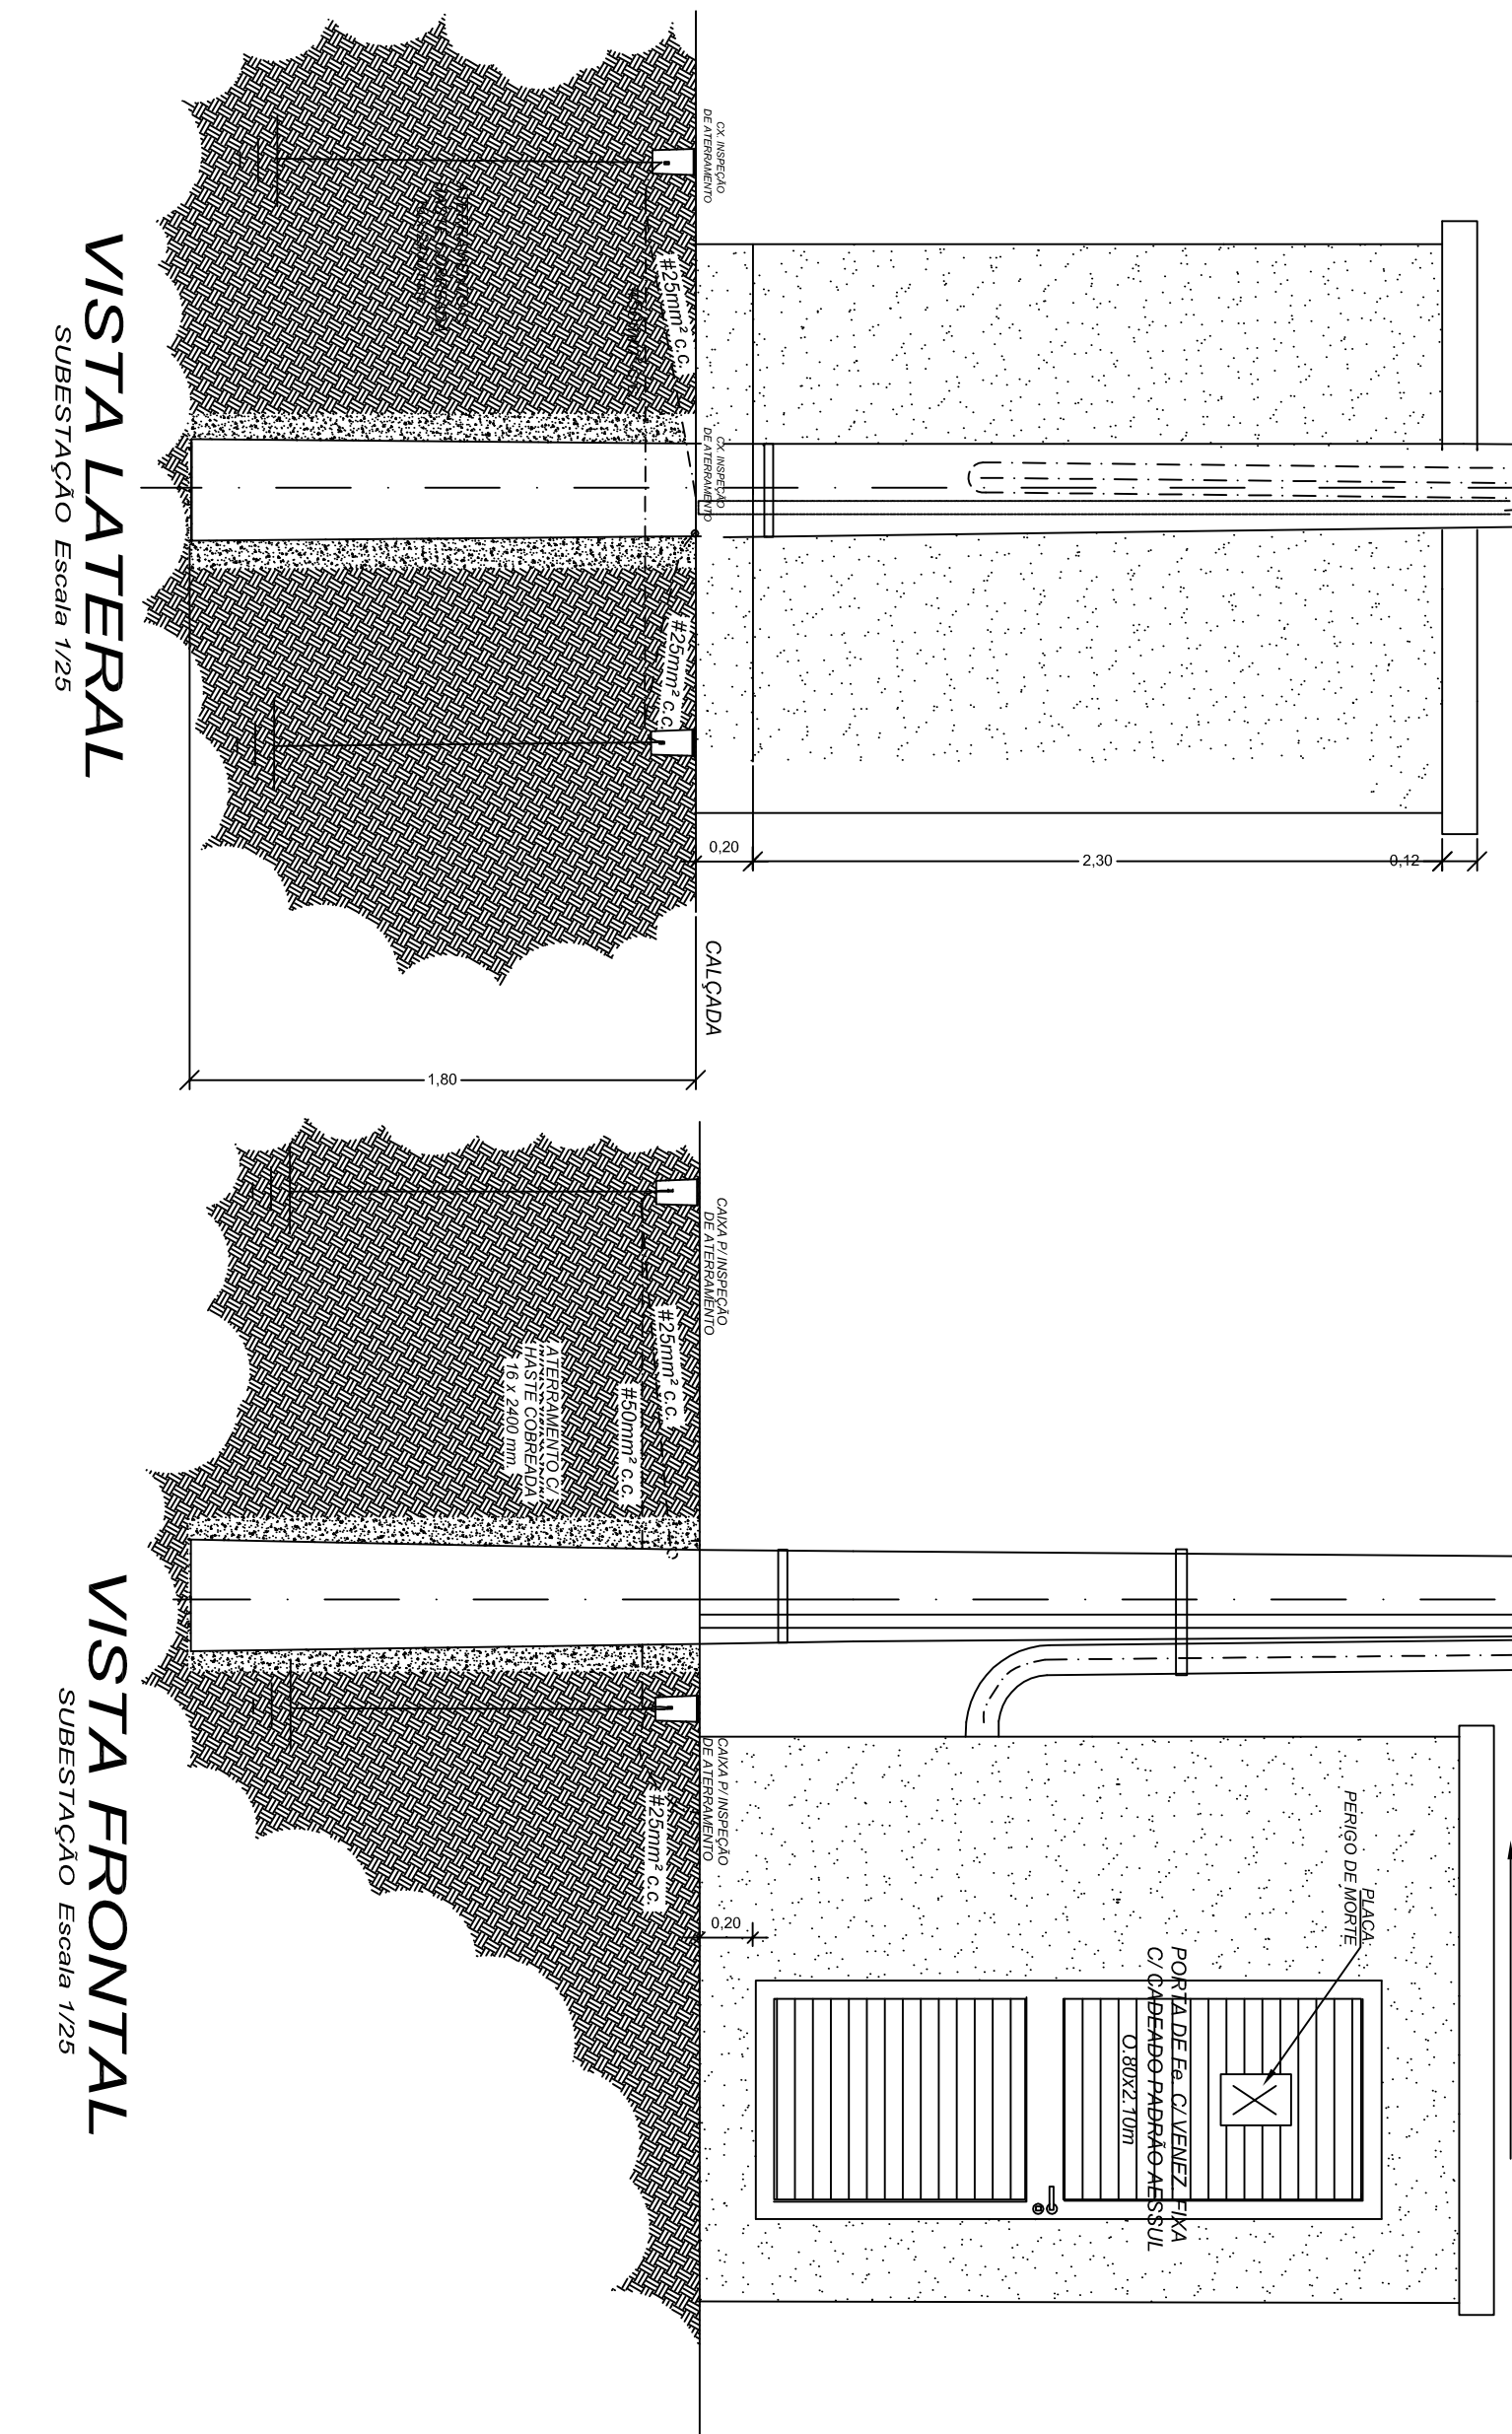

VISTA LATERAL
SUBESTAÇÃO Escala: 1/25

VISTA FRONTAL
SUBESTAÇÃO Escala: 1/25

PROJETO SUBESTAÇÃO PARTICULAR 112,5KVA

PROPRIETÁRIO
CONDIÇÃO: IMPLANTAR O SERVIÇO DE VIGILÂNCIA POR VISÃO (CIVIL)

RESP. TÉCNICO
ENG. EDSON WILSON SIBICK - CREA 137.267/D

PROJETO ELABORADO POR
ING. EDSON WILSON SIBICK - CREA 137.267/D

CLIENTE
CONDIÇÃO: IMPLANTAR O SERVIÇO DE VIGILÂNCIA POR VISÃO (CIVIL)

DATA
12/2015

ESCALA
1/25

PROJETO
PROJETO SUBESTAÇÃO PARTICULAR 112,5KVA

FECHA
12/2015

UNICA