


PLANTA BAIXA 2º PAVIMENTO  
ESCALA 1:50

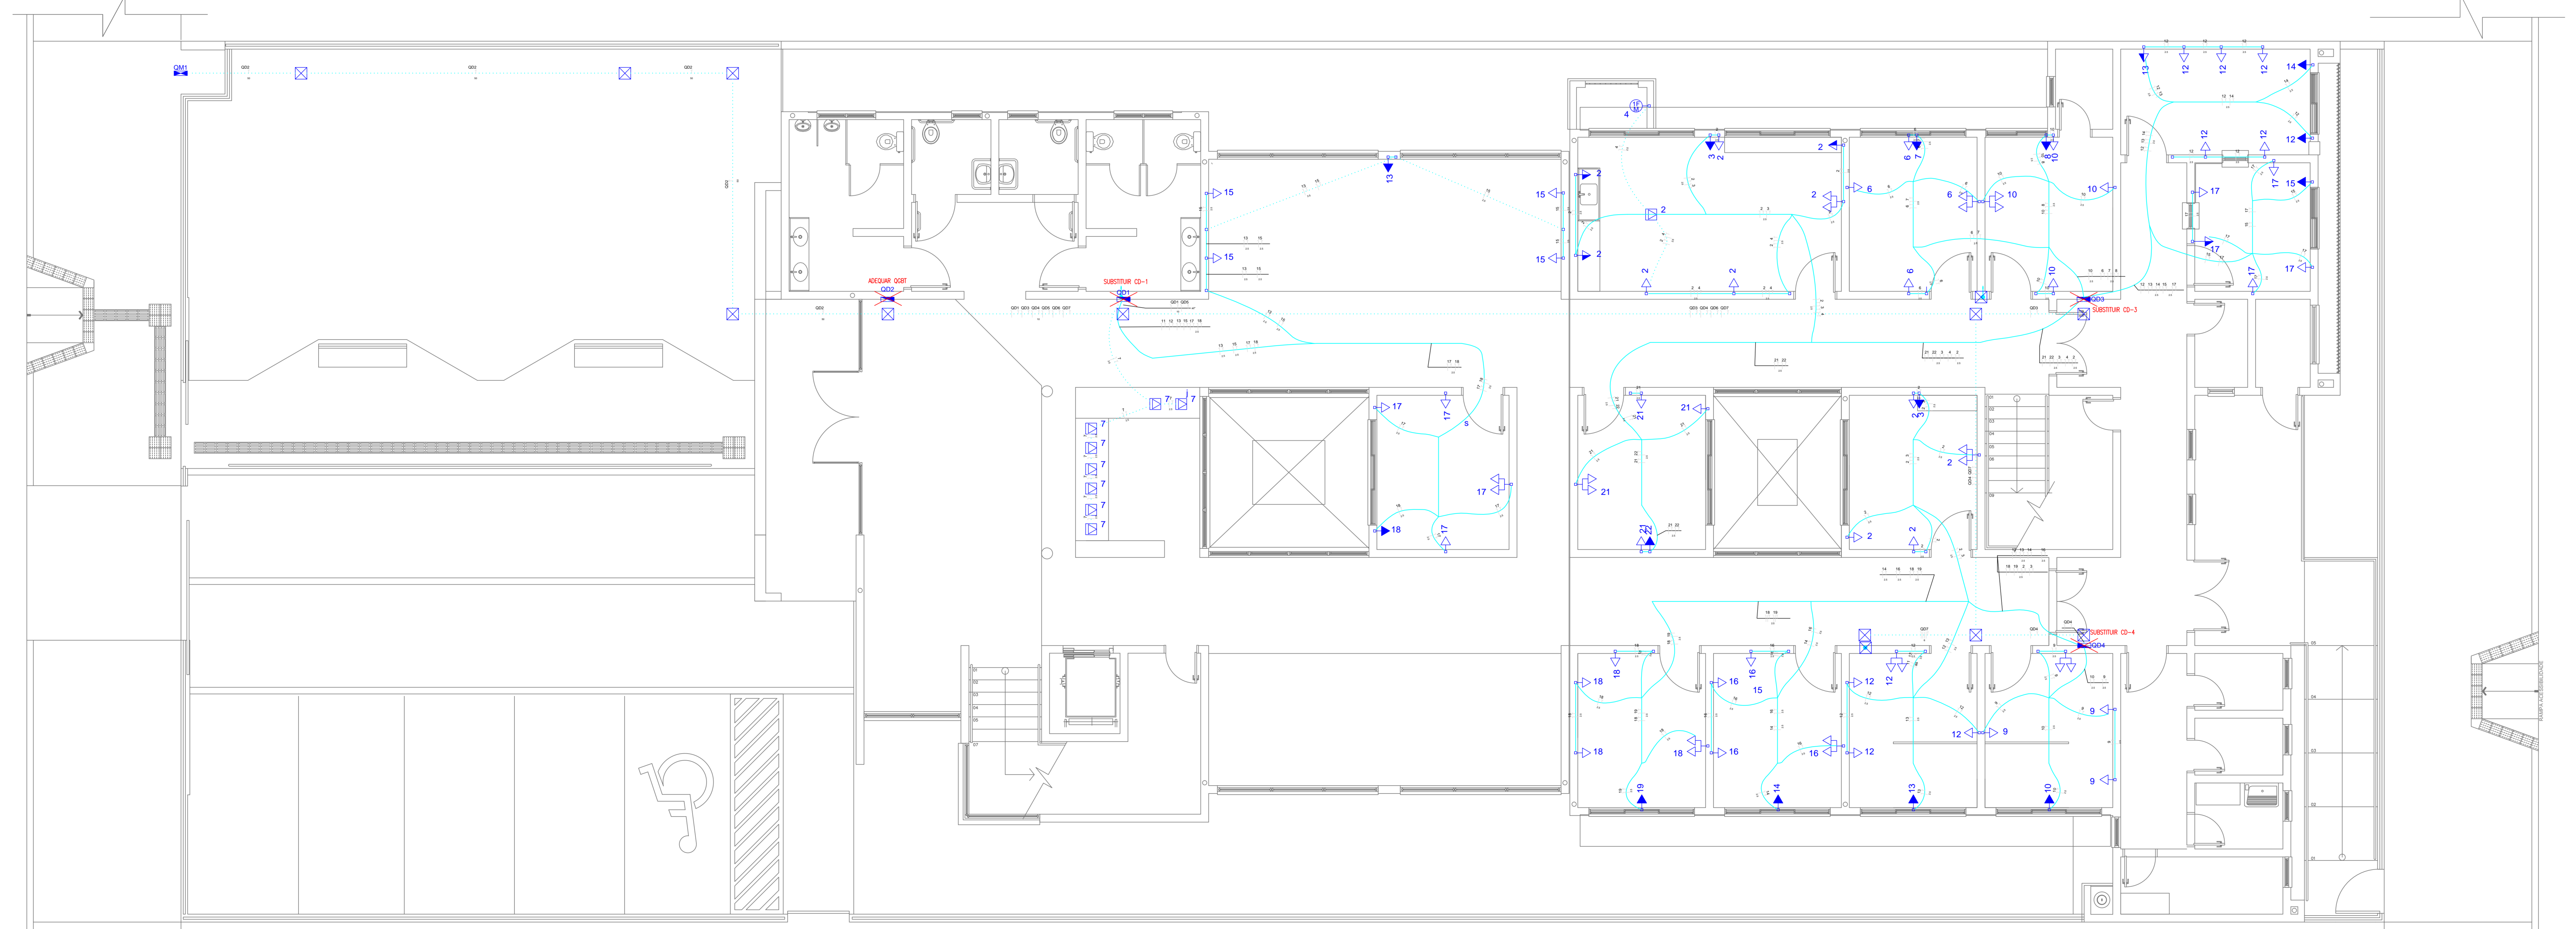

PLANTA BAIXA TÉRREO  
ESCALA 1:50

PROPRIETÁRIO	Comitê Inter municipal de Serviços de Água do Rio Paulo-CEVAP		
RESP. TÉCNICO	ENR. EDERSON ROCHA STROCK - CREA/RN 137.407/D		
PROJETO	CLIENTE	DATA	04/03/2025
Projeto de Instalação Elétrica para o prédio da Prefeitura Municipal de São Paulo - RN	CEVAP	FOLHA	02/02/25
	CEVAP	DE	02/02/25
DESCRIÇÃO	TÍTULO		ÚNICA
ADEQUAÇÕES AO PROJETO ELÉTRICO EXISTENTE			